

Mapa sytuacyjno-wysokościowa do celów projektowych

Arkusz 1/2  
Skala 1:500  
Woj. kujawsko-pomorskie  
Pow. tucholski  
Jedn. ewid. Słiwo [041605\_2]  
Obręb: Lipowa [0007] dz. 241-LP, 242/1-LP, 327  
Układ państwowy "2000/18"  
Poziom odniesienia "Kronszadt86"  
Arkusz mapy: 6.207.22.11.2.3, 6.207.22.11.2.4, 6.207.22.11.4.1, 6.207.22.11.4.3

Usługi Geodezyjne Maciej Korzuch ul. Kolejowa 9 89-500 Tuchola  
Wykonat: 27.01.2021  
ID: GK.II.6642.17.2021

Wykonanie niniejszej mapy nie było poprzedzone ustaleniami dotyczącymi ewentualnych służebności gruntowych obciążających grunty/służebności w granicach projektowanej inwestycji budowlanej?  
Granice naniesiono na podstawie danych pozyskanych z PDRK.  
W wyniku przeprowadzonej analizy otrzymanej bazy danych EGB pod kątem dokładności, aktualności i kompletności, stwierdzono jej przydatność do zrealizowania celu pracy.


Nie wyklucza się istnienia na terenie innych nie wykazanych na niniejszej mapie urządzeń podziemnych, które nie były zgłoszone do inwentaryzacji lub o których brak jest informacji w instytucjach branżowych.

Projekt zagospodarowania terenu.

Układ sieci TN-C (Zerowanie)

Zasilanie jest wyprowadzone ze stacji nr 33900 o nazwie "Różanek" Obwód nr 200

		<b>7004</b>	
<b>Projekt budowy instalacji zalicznikowej dla zasilania dostrzegaliny przeciwpożarowej na działce nr 242/1-LP w miejscowości Lipowa gm. Słiwo.</b>			
Na działkach: 241-LP, 327, 242/1-LP			
Adres obiektu:	Lipowa 89-530 Słiwo	Projektant:	Krzysztof Kłosowski Nr ewid. UAN-KZ-7210/305/85 Do im. i nazwisk: zmiany i nadawanie w specyficznych instalacjach i systemach w zakresie sieci i instalacji elektrycznych
Inwestor:	Nadleśnictwo Woziwoda Woziwoda 3, 89-504 Legbąd		
Wykonawca projektu:	EKOMAL mgr inż. Sebastian Kłosowski ul. Chojnicka 6, 89-500 Tuchola	Sprawdził:	mgr inż. S. Kłosowski Nr ewid. WRR-I-7131-8/02 Do podpisów: nadawanie i zawieszanie w zakresie i uz. elektroenergetyki i elektrycznych
Data:		Skala: 1 : 500	Nr E-01

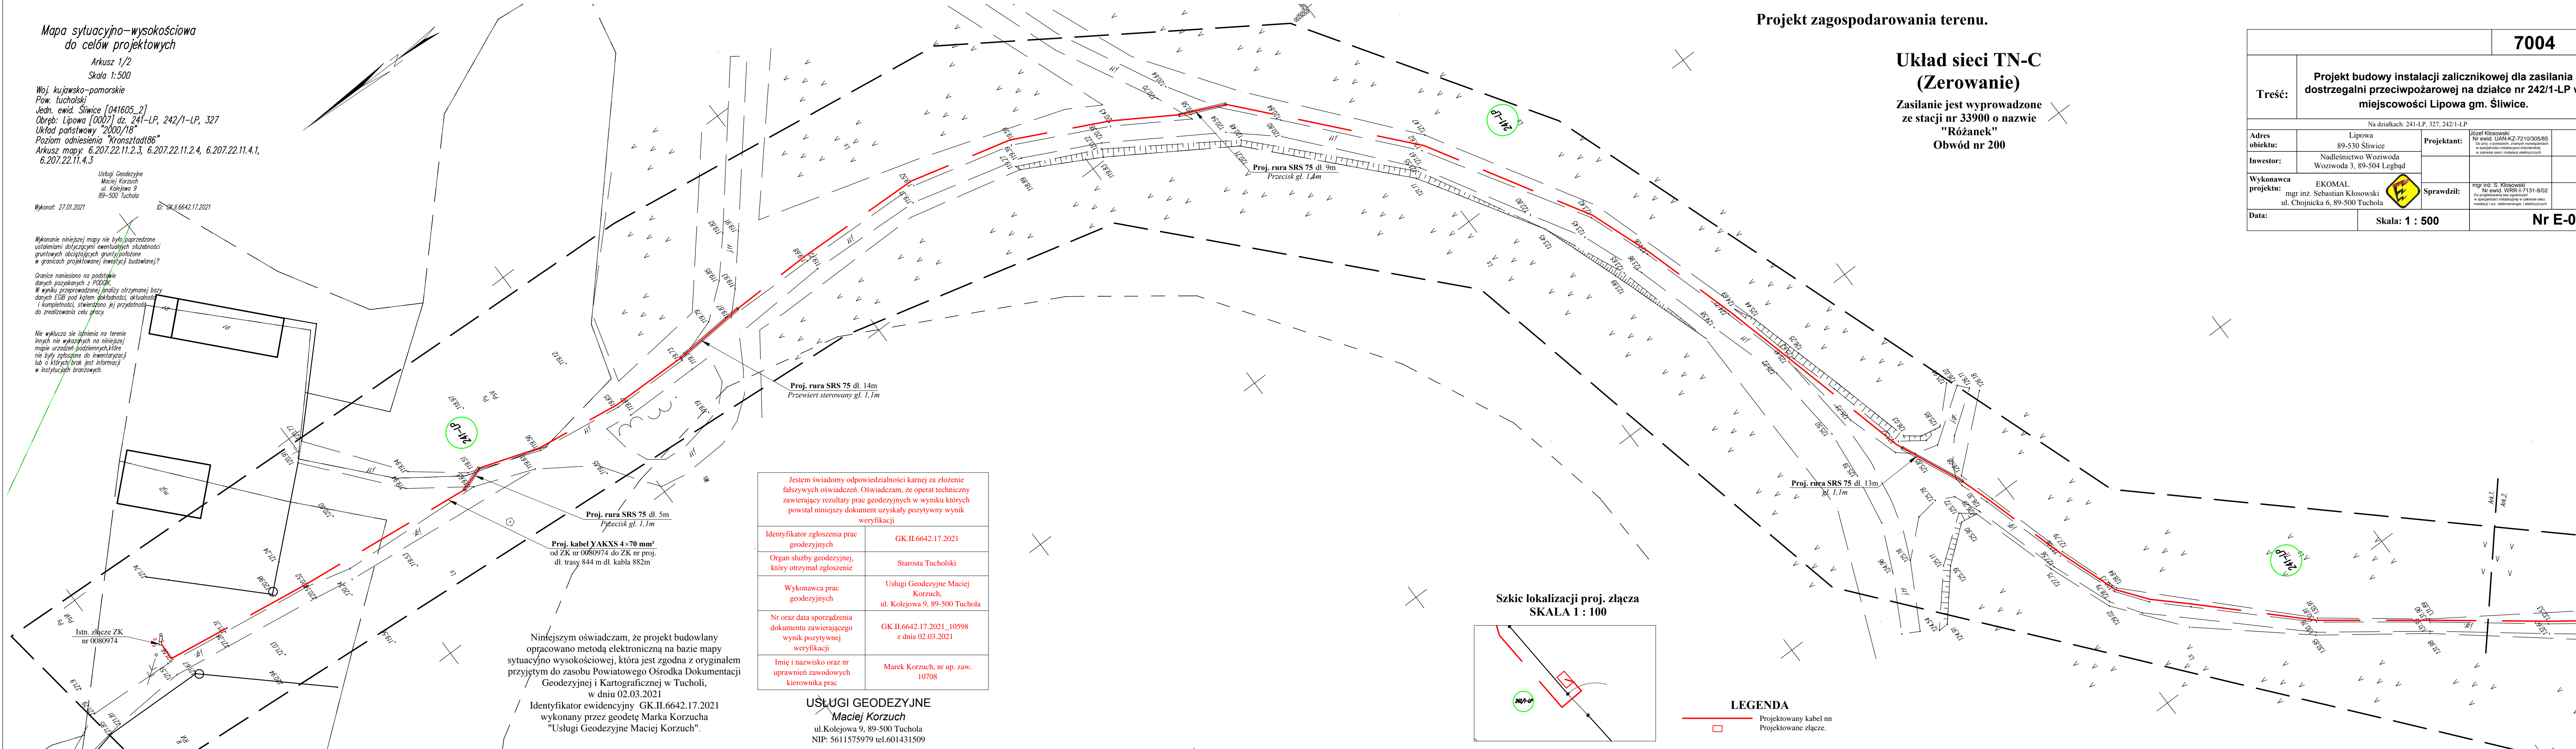


Jestem świadomy odpowiedzialności karnej za złożenie fałszywych oświadczeń. Oświadczam, że operat techniczny zawierający rezultaty prac geodezyjnych w wyniku których powstał niniejszy dokument uzyskały pozytywny wynik weryfikacji

Identyfikator zgłoszenia prac geodezyjnych	GK.II.6642.17.2021
Organ służby geodezyjnej, który otrzymał zgłoszenie	Starosta Tucholski
Wykonawca prac geodezyjnych	Usługi Geodezyjne Maciej Korzuch, ul. Kolejowa 9, 89-500 Tuchola
Nr oraz data sporządzenia dokumentu zawierającego wynik pozytywnej weryfikacji	GK.II.6642.17.2021_10598 z dnia 02.03.2021
Imię i nazwisko oraz nr uprawnień zawodowych kierownika prac	Marek Korzuch, nr up. zaw. 10708

USŁUGI GEODEZYJNE  
**Maciej Korzuch**  
ul. Kolejowa 9, 89-500 Tuchola  
NIP: 5611575979 tel.601431509

Niniejszym oświadczam, że projekt budowlany opracowano metodą elektroniczną na bazie mapy sytuacyjno-wysokościowej, która jest zgodna z oryginałem przyjętym do zasobu Powiatowego Ośrodka Dokumentacji Geodezyjnej i Kartograficznej w Tucholi, w dniu 02.03.2021  
Identyfikator ewidencyjny GK.II.6642.17.2021 wykonany przez geodetę Marka Korzucha "Usługi Geodezyjne Maciej Korzuch".

Szkic lokalizacji proj. złącza SKALA 1 : 100

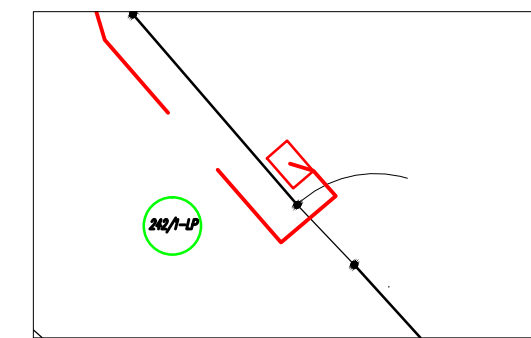

**LEGENDA**  
— Projektowany kabel nn  
□ Projektowane złącze.